
 


PIANTA PIANO TERRA CLUBHOUSE
scala 1:50

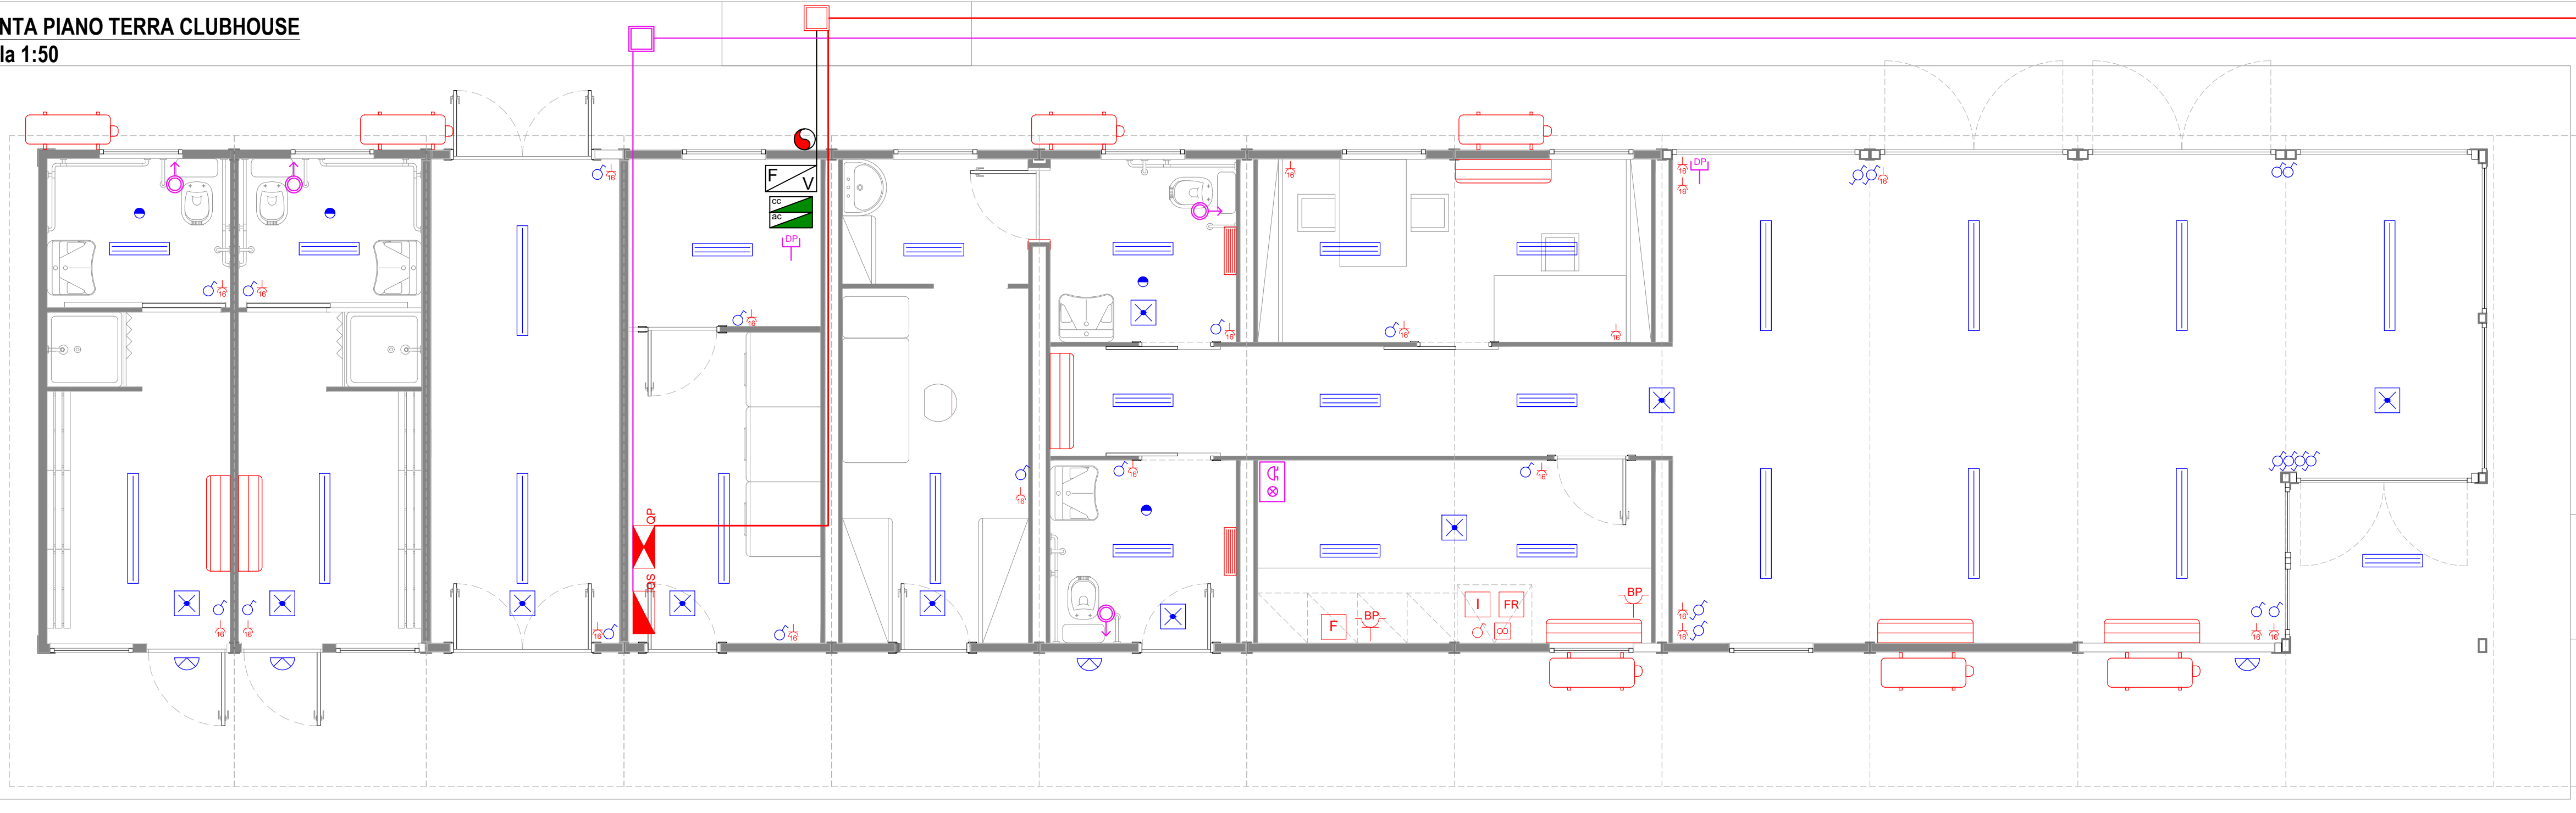


Allaccio alla rete pubblica

Pozzetto d'ispezione
di progetto



PIANTA COPERTURA CLUBHOUSE
scala 1:50

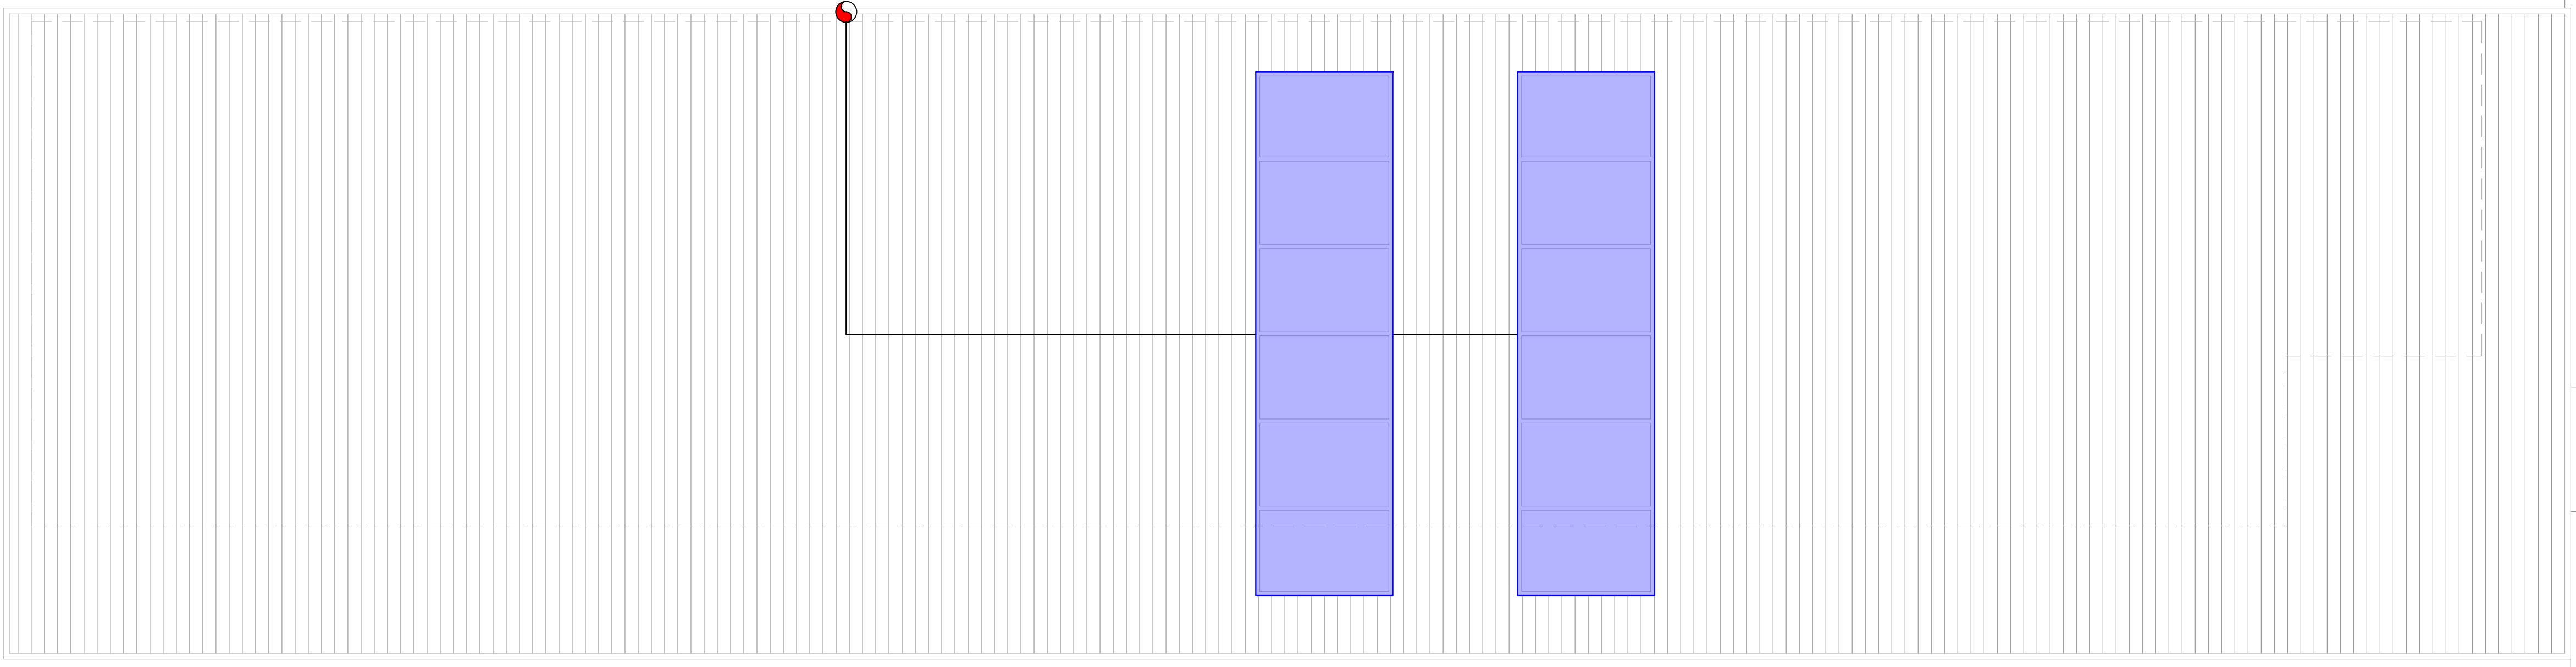


LEGENDA IMPIANTO FOTOVOLTAICO

SIMBOLO	DESCRIZIONE
	Inverter fotovoltaico
	Quadro elettrico fotovoltaico in c.c. e c.a.


IMPIANTO FOTOVOLTAICO DI N.12 PANNELLI DA 400 KW
POTENZA TOTALE 4,8 KW
INVERTER TRIFASE

 TUTTI GLI IMPIANTI ALL'INTERNO DELL'EDIFICIO SONO
REALIZZATI A VISTA CON GRADO DI PROTEZIONE IPP55



LEGENDA	
SIMBOLO	DESCRIZIONE
	Interruttore Unipolare
	Deviatore Unipolare
	Rilevatore di presenza a parete o soffitto (360°)
	Quadro elettrico principale
	Quadro elettrico secondario
	Punto aspirazione cappa
	Presenza Schuko + Bipres 2x10A-16A/220V p30
	Presenza dati/telefono RJ45 CAT.6
	Pulsante di chiamata a tirante
	Avvisatore ottico acustico
	Sezionatore Bipolare
	Bipres 2x10A - 16A/220V
	Presenza Schuko
	Punto presa allacciamento forno
	Punto presa allacciamento piastra a induzione

LEGENDA	
SIMBOLO	DESCRIZIONE
	Punto presa allacciamento frigorifero
	Pozzetto di distribuzione circuito alimentazione
	Cavidotto circuito di alimentazione
	Pozzetto di distribuzione circuiti correnti deboli
	Cavidotto circuiti correnti deboli
	Cavidotto circuito fotovoltaico
	Montante distribuzione circuito fotovoltaico
	Apparecchio autonomo di emergenza IP65 a LED
	Plafoniera a parete, simbolo energetico
	Plafoniera stagna a LED, flusso 3830m, Pot.24W, lunghezza 1600mm
	Plafoniera stagna a LED, flusso 5725 lm, Pot.38W, lunghezza 1300 mm
	Pannello fotovoltaico 400 KW

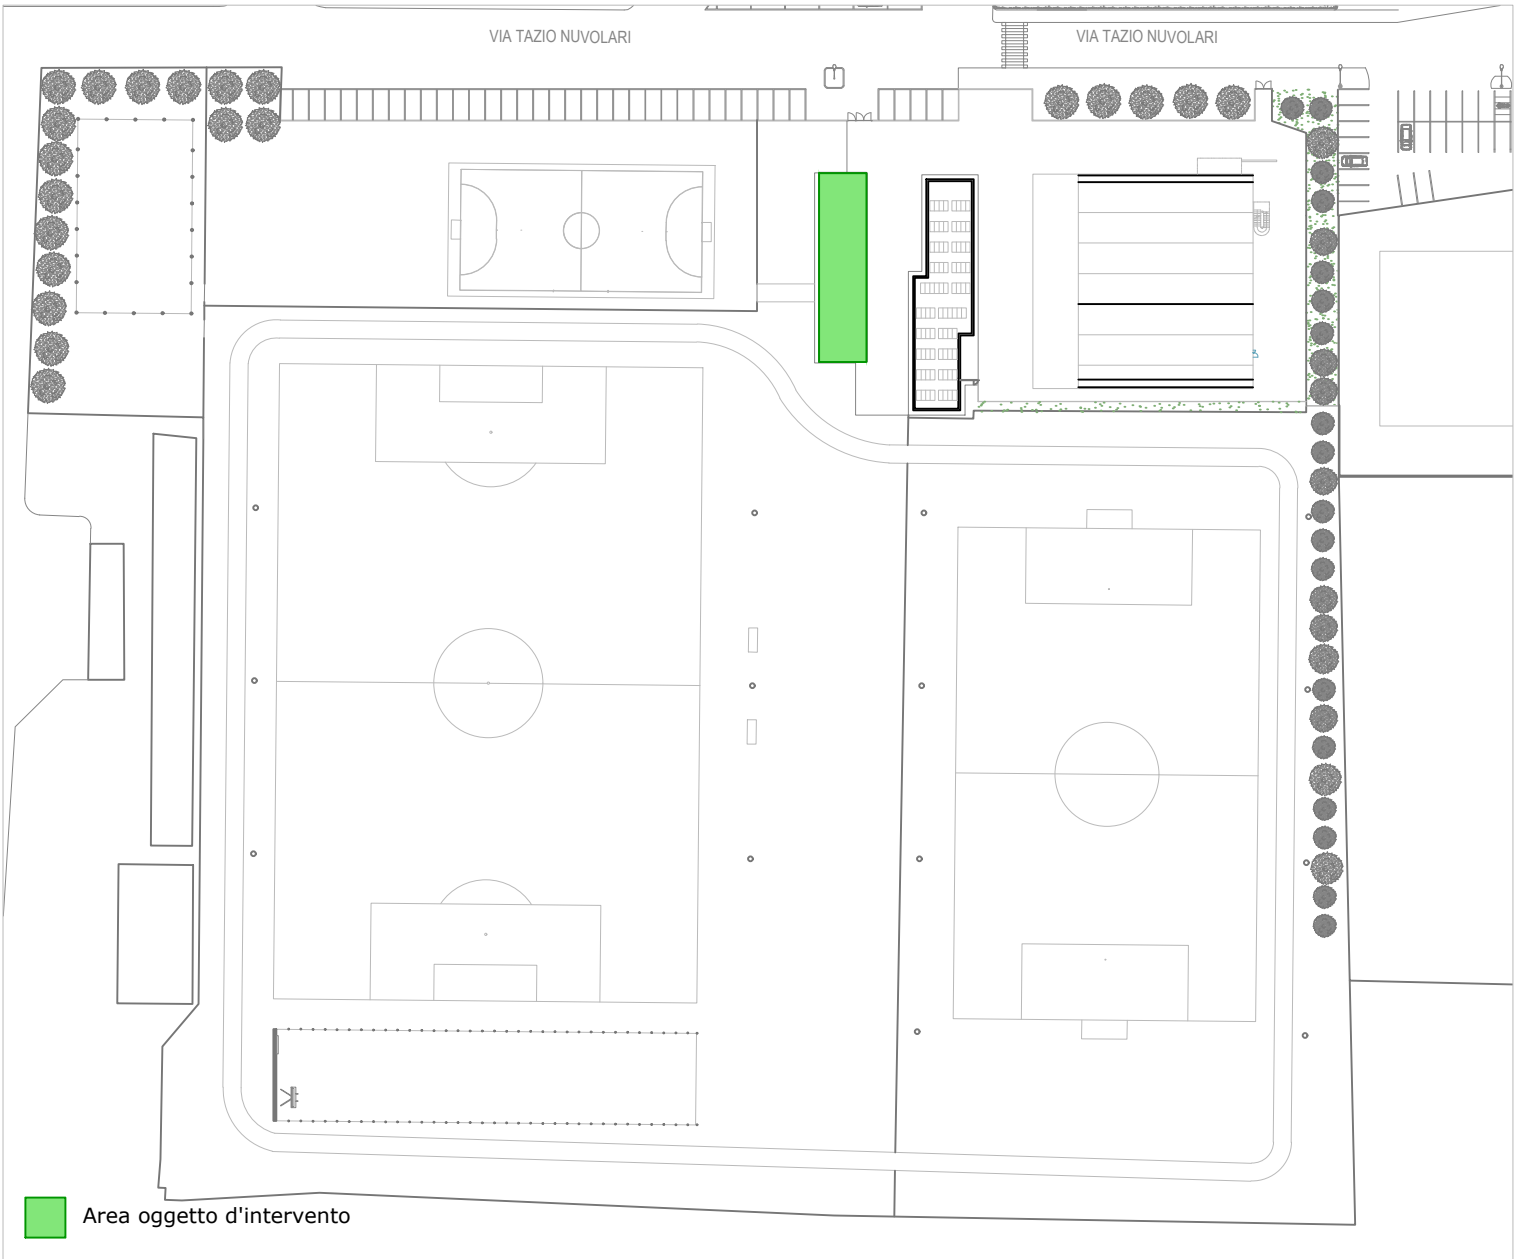

Area oggetto d'intervento

IL PRESENTE SCHEMA DI IMPIANTI E' ESPLICATIVO DELLA DOTAZIONE NECESSARIA CHE VERRA' DECLINATA DAL FORNITORE IN FASE DI ESECUZIONE DEL BLOCCO PREFABBRICATO

WeProject s.r.l.
Management for urban development

Via Rieti, 4
25125 Brescia
tel +39 030 8374509
mobile +39 3666274380
i.bresciani@weproject.it
www.weproject.it

P. IVA 07077100969

COMUNE DI MOGLIA
Provincia di Mantova

COMITENTE

COMUNE DI MOGLIA (MN)
Piazza Giacomo Matteotti, 2, 46024, Moglia (MN)

DESCRIZIONE

PROGETTO ESECUTIVO:

Rigenerazione, ristrutturazione e ampliamento dell'impianto comunale in via Nuvolari

DATA Agosto 2023	TAV. N. IE.01	CONTENUTO TAVOLA Stato di progetto: Impianto elettrico - Lotto 1
SCALA 1:50		

RISERVATO AGLI UFFICI

IL COMMITTENTE
Comune di Moglia (MN)

I PROGETTISTI
Ing. Ilaria Bresciani

TEAM DI PROGETTAZIONE:
Ing. Matteo Bertoni
Ing. Grete Ferretti
Ing. Francesca Rossi

Dott. Geol. Marino Motta
Geom. Gianluigi Comini

A NORMA DI LEGGE QUESTO DOCUMENTO E' DI PROPRIETA' ESCLUSIVA DI **WE PROJECT s.r.l.**
NESSUNA SUA PARTE POTRA' ESSERE UTILIZZATA, RIPRODOTTA O CEDUTA A TERZI SENZA ESPLICITA AUTORIZZAZIONE